

PREFERENCE MHD - autobusů a trolejbusů


DB ⊕ Virtuální bod přihlášení nebo odhlášení MHD

DB1 ⊕ Virtuální bod přihlášení vozidla MHD (vzdálenost měřena od stopčáry)

DB2 ⊕ Virtuální bod odhlášení vozidla MHD (vzdálenost měřena od stopčáry)

V - rychlost vozidla MHD
t - doba mezi přihlášením vozidla a průjezdem stopčáry

Přihlášení a odhlášení tramvajů probíhá pomocí trolejového kontaktu a tramvajového detektoru.

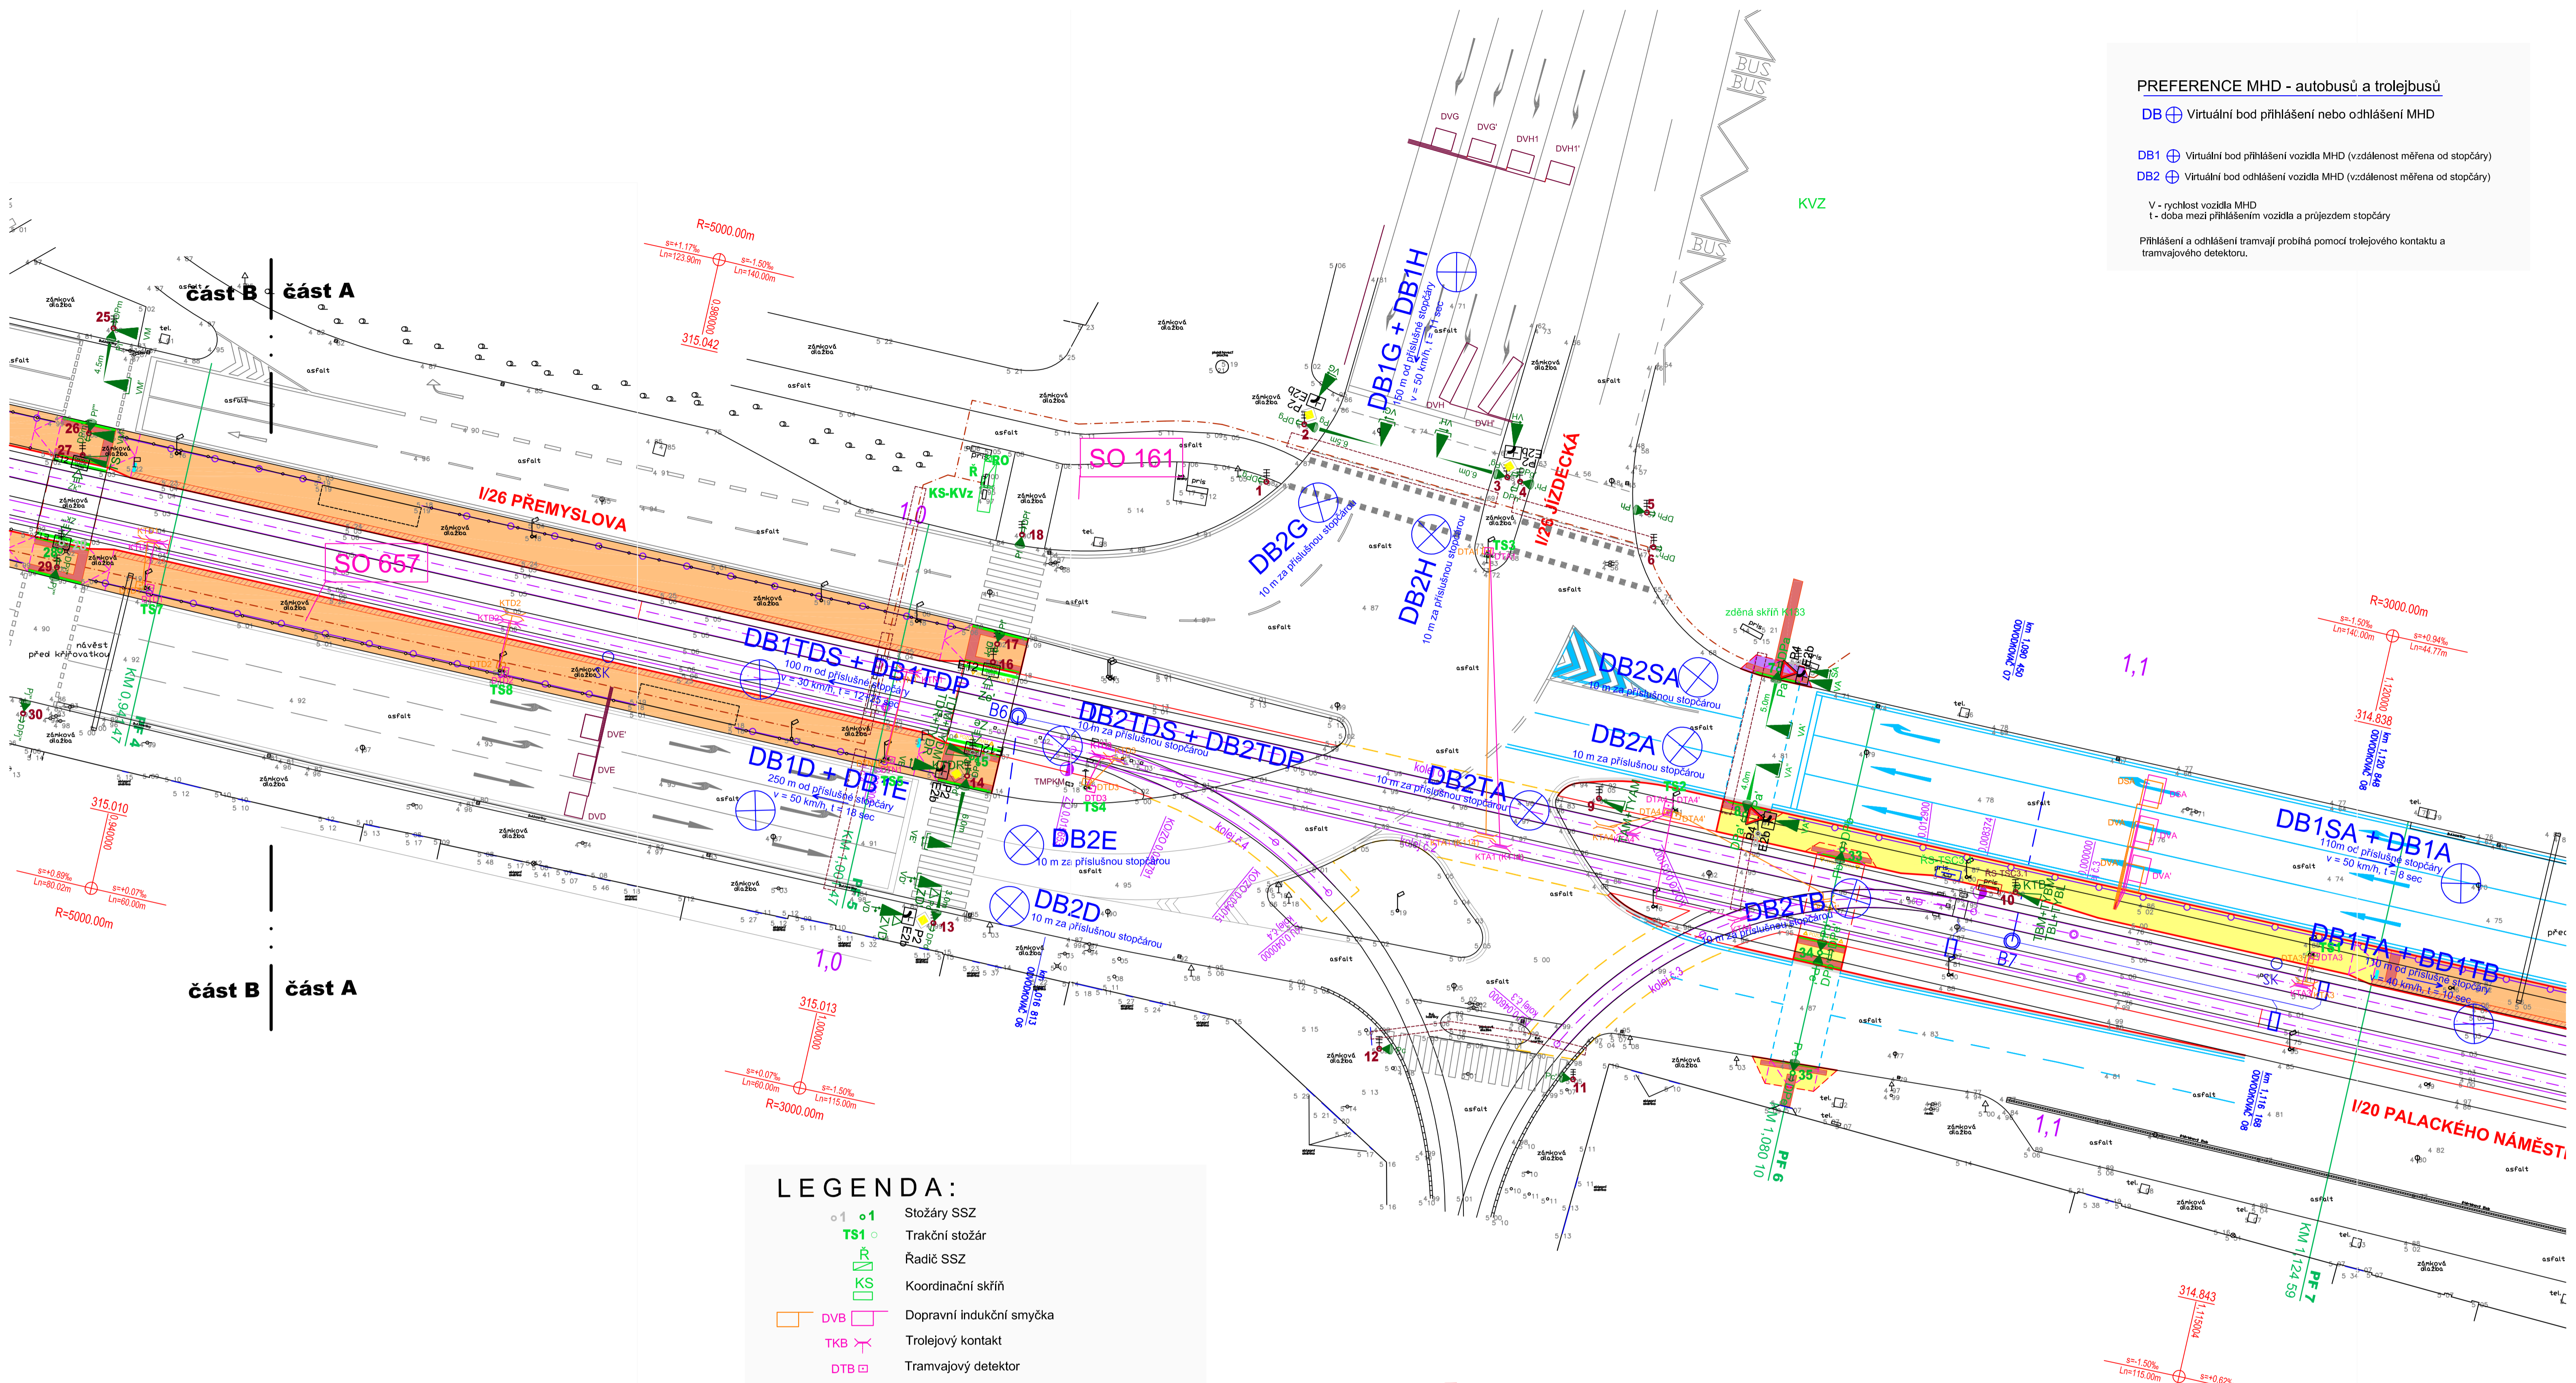

LEGENDA:

o1	Stožary SSZ
TS1	Trakční stožár
R	Řadič SSZ
KS	Koordinační skříň
DVB	Dopravní indukční smyčka
TKB	Trolejový kontakt
DTB	Tramvajový detektor
OS 1	Skříň EOVS
NB	Napájecí bod
5.0m	Výložník
VA	Dopravní návěstidlo plné
VA	Dopravní návěstidlo směrové
SA	Návěstidlo doplňkové zelené šipky
KA	Návěstidlo signálu pro opuštění křižovatky
Pa	Chodecké návěstidlo s akustickým návěstidlem
TA	Tramvajové návěstidlo TB+ZB< Ověření výzvy
[Kontrastní rám
DPa	Chodecké tlačítko
ZA	Signál žlutého světla ve tvaru chodce
Za	Signál žlutého plného světla
P2	Dopravní značka P2
P4	Dopravní značka P4
IP6	Dopravní značka IP6
E2c	Dopravní značka E2c
E12	Dopravní značka E12

KRPP-63339-2/ČJ-2026-0300DP
 Ing. Martin Cibulka
 Digitálně podepsal
 Ing. Martin Cibulka
 Datum: 2026.05.04
 09:49:02 +02'00'

Vedoucí projektu: Ing. Petr BUDÍN KRAJ: PLZEŇSKÝ OBEC: MO PLZEŇ 3 Investor: STATUTÁRNÍ MĚSTO PLZEŇ		RAZÍTKO SOUBOR DATUM: 06/2022 STUPEŇ: PDPS ZMĚNA C.	
REKONSTRUKCE TRAMVAJOVÉ TRATI SKVRŇANSKÁ		Ing. J. ŠPIČAN Plzeň, Ledová 18c IČO 46832505	
VED. PROJEKTANT: Ing. Petr BUDÍN KRAJ: PLZEŇSKÝ Investor: STATUTÁRNÍ MĚSTO PLZEŇ	VED. PROJEKTU: Ing. ŠPIČAN PLZEŇSKÝ Investor: STATUTÁRNÍ MĚSTO PLZEŇ	ODP. PROJEKTANT: Ing. ŠPIČAN OBEC. ÚŘAD: ÚMO PLZEŇ 3 Investor: STATUTÁRNÍ MĚSTO PLZEŇ	PROJEKTANT: Ing. ŠPIČAN ÚMO PLZEŇ 3 RAZÍTKO: Ing. J. ŠPIČAN SOUBOR: 06/2022 STUPEŇ: PDPS MĚŘÍTKO: 1:250 ČÍSLO PŘÍLOHY: PŘÍLOHA / PARÉ
AKCE: REKONSTRUKCE TRAMVAJOVÉ TRATI SKVRŇANSKÁ SO 161 Úprava SSZ - K133 Palackého nám. - Jízdecká		SOUBOR: 06/2022 STUPEŇ: PDPS MĚŘÍTKO: 1:250 ČÍSLO PŘÍLOHY: PŘÍLOHA / PARÉ	
OBSAH: SITUACE SSZ		K133A 2a	